




PLANTA BAIXA - PROJETO ELÉTRICO
escala 1/50

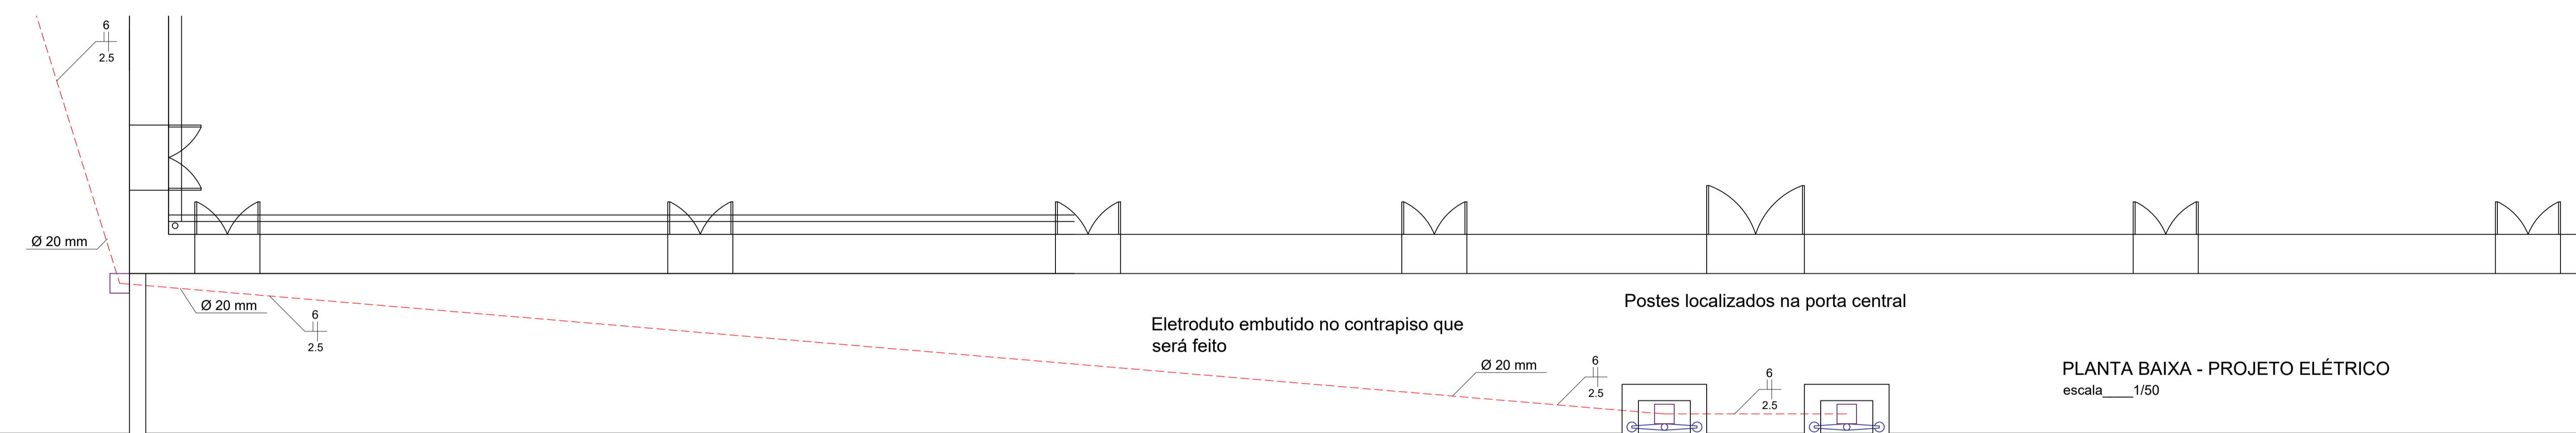

PLANTA BAIXA - PROJETO ELÉTRICO
escala 1/50

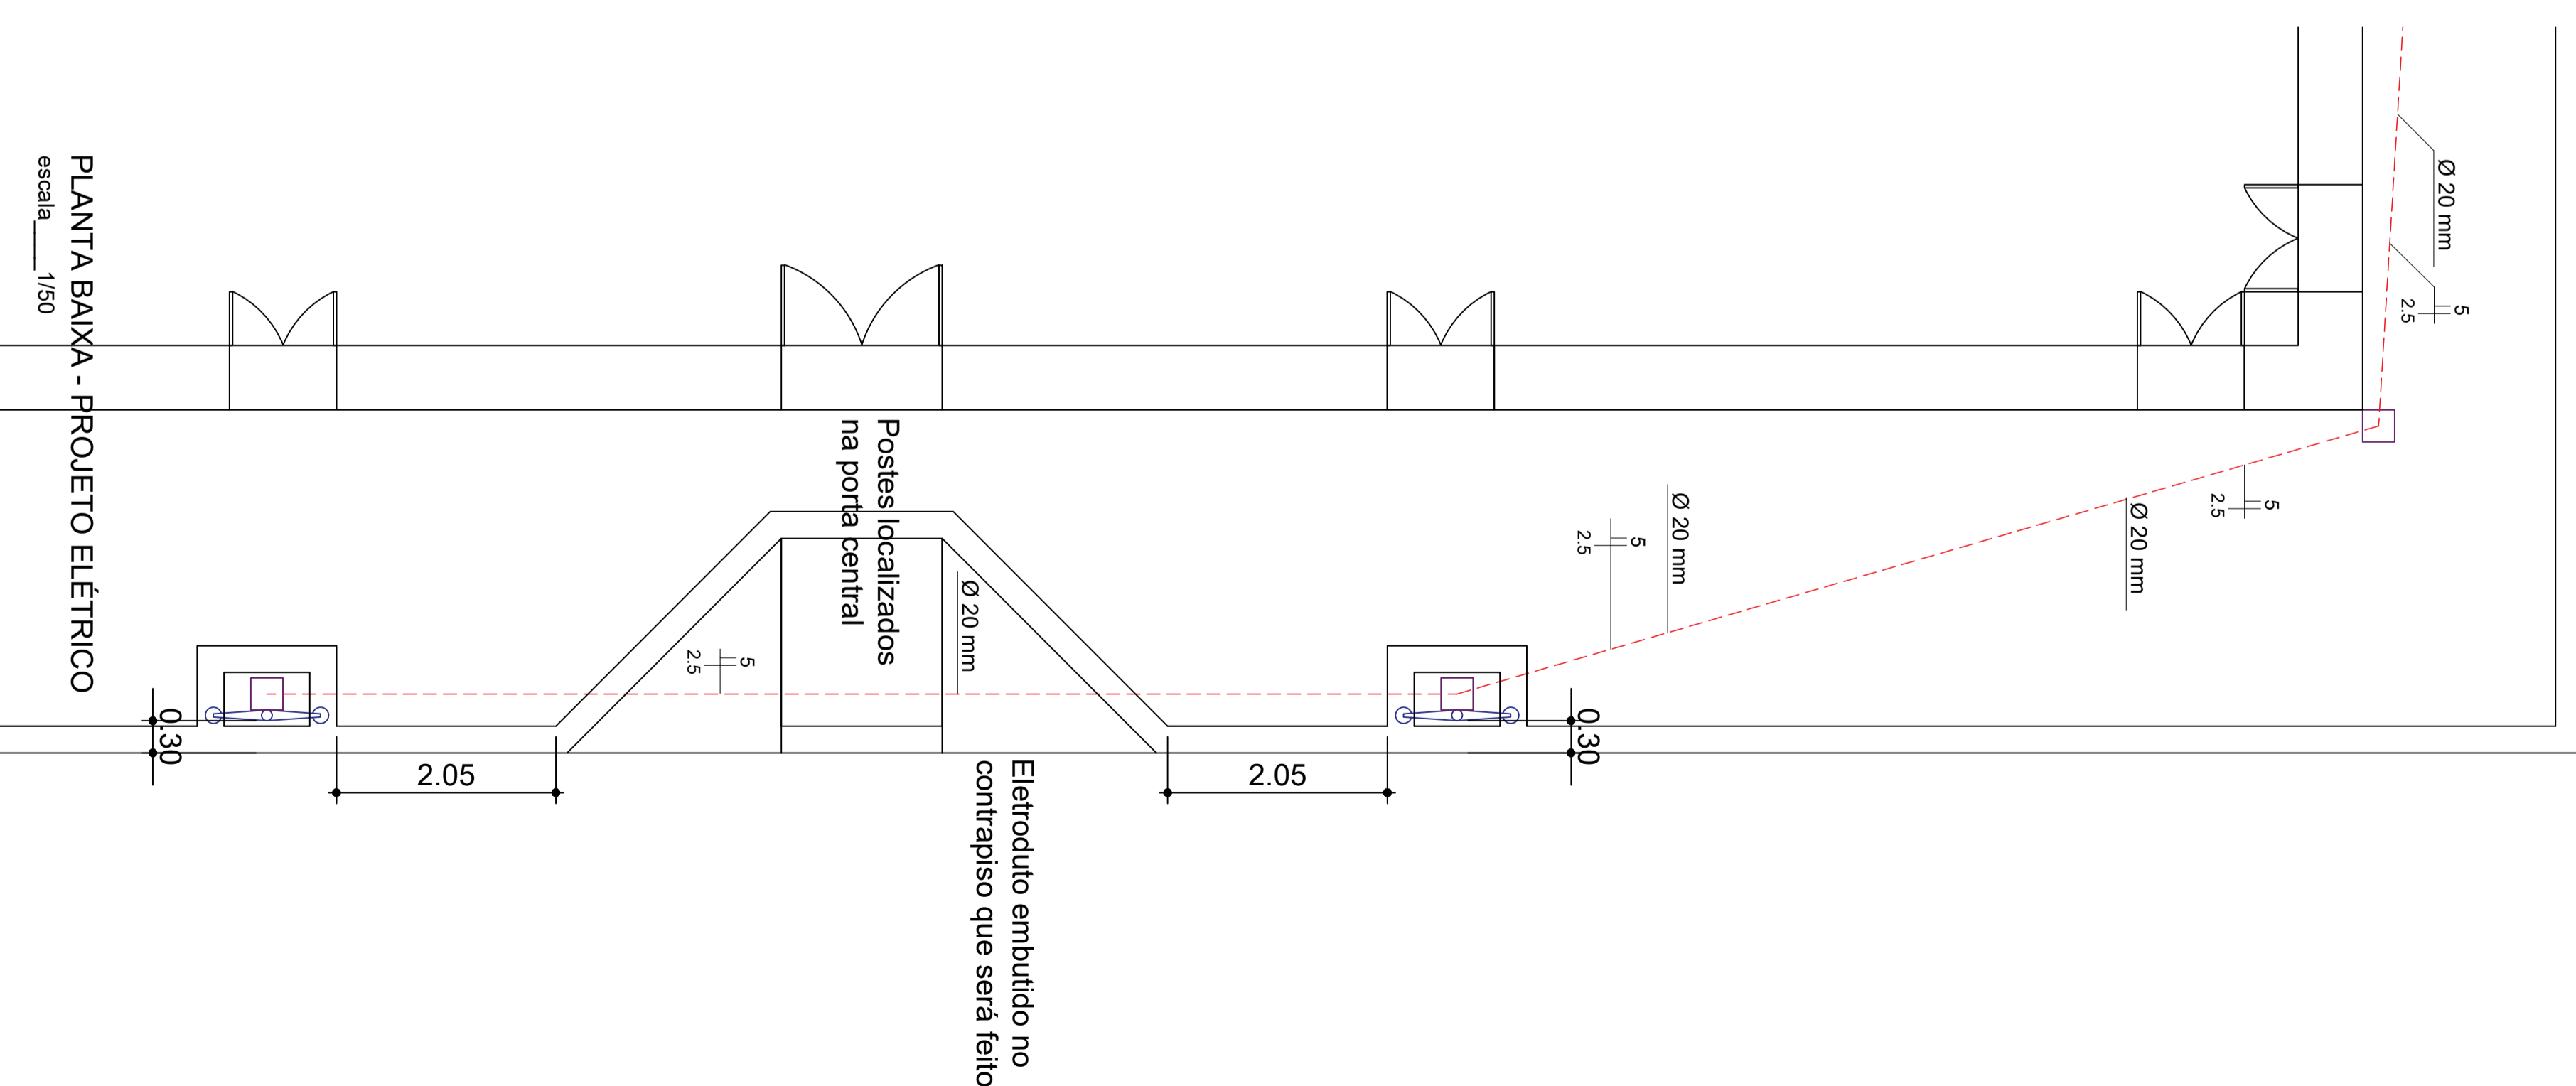

PLANTA BAIXA - PROJETO ELÉTRICO
escala 1/50

| | | | |
|---|---|---|------------------|
| RESPONSÁVEL TÉCNICO JOHN SINOCELLY FERNANDES FERREIRA | OBRA REFORMA, AMPLIAÇÃO E MODERNIZAÇÃO DO MERCADO PÚBLICO - 2ª ETAPA (CONTINUAÇÃO) | PROPRIETÁRIO PREFEITURA DE PAU DOS FERROS | PROJETO ELÉTRICO |
| PROJETISTA VICTOR VINÍCIUS RÉGO MIRANDA | LOCAL PAU DOS FERROS | ÁREA 740,15 m² | ESCALA 1/50 |
| DATA 24/01/2019 | PROJECION 02/02 |  | |