

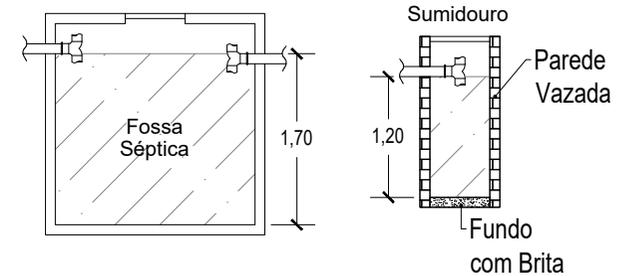


PLANTA BAIXA - ESCALA 1:75

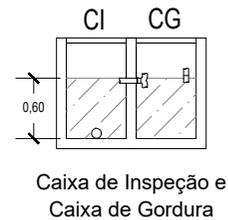

VISTA DO CORTE DA FOSSA E SUMIDOURO

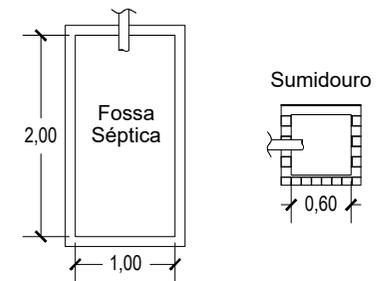

VISTA EM PLANTA DA FOSSA E SUMIDOURO

OBS.: LIMPEZA DA FOSSA SÉPTICA A CADA 5 ANOS.



DATA
MAR / 2019

RESPONSÁVEL TÉCNICO
ROGIAN MATHEUS BATISTA REGO

ASSUNTO
PROJETO SANITÁRIO - QUIOSQUE

OBRA
URB. DA ORLA DO AÇUDE 25 DE MARÇO - 1ª ETAPA

LOCAL
RUA 25 DE MARÇO, BAIRRO ALTO DO AÇUDE

PROPRIETÁRIO
PREFEITURA DE PAU DOS FERROS

PRANCHA
01 / 01

DIGITALIZAÇÃO
ROGIAN MATHEUS
OBSERVAÇÕES

1. IMPRESSÃO EM FOLHA A4 PARA RESPEITAR AS ESCALAS INFORMADAS.
2. DIREITOS AUTORAIS RESERVADOS. PROIBIDA QUALQUER MODIFICAÇÃO OU REPRODUÇÃO NO TODO OU EM PARTE, SEM PRÉVIO CONSENTIMENTO DO AUTOR DO PROJETO. (LEI 9.610/98)