


PLANTA BAIXA TÉRREO
ESCALA 1:100

LEGENDA DE ÁGUA FRIA	
VP	VÁLVULA DE PÉ COM CRIVO
VR	VÁLVULA DE RETENÇÃO
RG	REGISTRO DE GAVETA
	TUBULAÇÃO EM PVC QUE SOBE
	TUBULAÇÃO EM PVC QUE DESCE
	TÊ PVC PARA ÁGUA FRIA
	JOELHO 90° PVC PARA ÁGUA FRIA
	JOELHO 45° PVC PARA ÁGUA FRIA
	TUBO PVC NO TETO OU NA PAREDE
	TUBO PVC SOB O PISO OU ENTERRADO

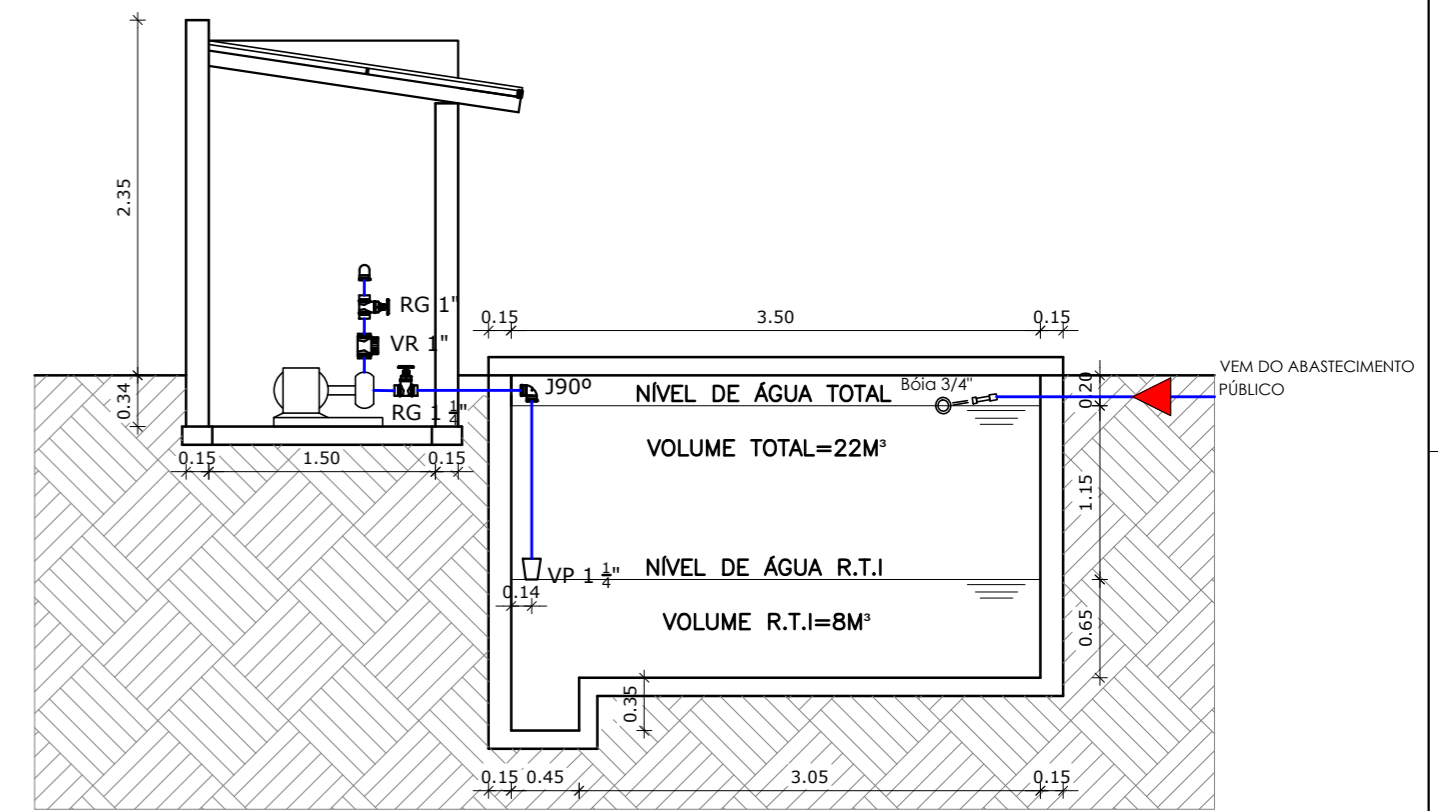

DETALHE - SUGESTÃO SISTEMA DE RECALQUE
ESCALA 1:50



PRANCHA
01/01

RESP. TÉCNICO	ÁREA
PROPRIETÁRIO	1.008,24 m²
PREFEITURA MUNICIPAL DE PAU DOS FERROS	ESCALA
LOCAL	INDICADA
RUA VEREADOR GAUDÊNCIO JERÔNIMO DE SOUZA, BAIRRO ZECA PEDRO - PAU DOS FERROS/RN	DATA
OBRA	SETEMBRO DE 2017
RESTAURAÇÃO E ADEQUAÇÃO DA UNIDADE DE PRONTO ATENDIMENTO - UPA	OBSERVAÇÃO
PROJETO DE INSTALAÇÕES HIDRÁULICAS - SISTEMA PARA O RESERVATÓRIO INFERIOR E ELEVÇÃO PARA O SUPERIOR	DIREITOS AUTORAIS RESERVADOS. PROIBIDA QUALQUER MODIFICAÇÃO OU REPRODUÇÃO NO TODO OU EM PARTE, SEM PRÉVIO CONSENTIMENTO DO AUTOR DO PROJETO. (LEI 9.610/98)